


zakres opracowania

zakres opracowania

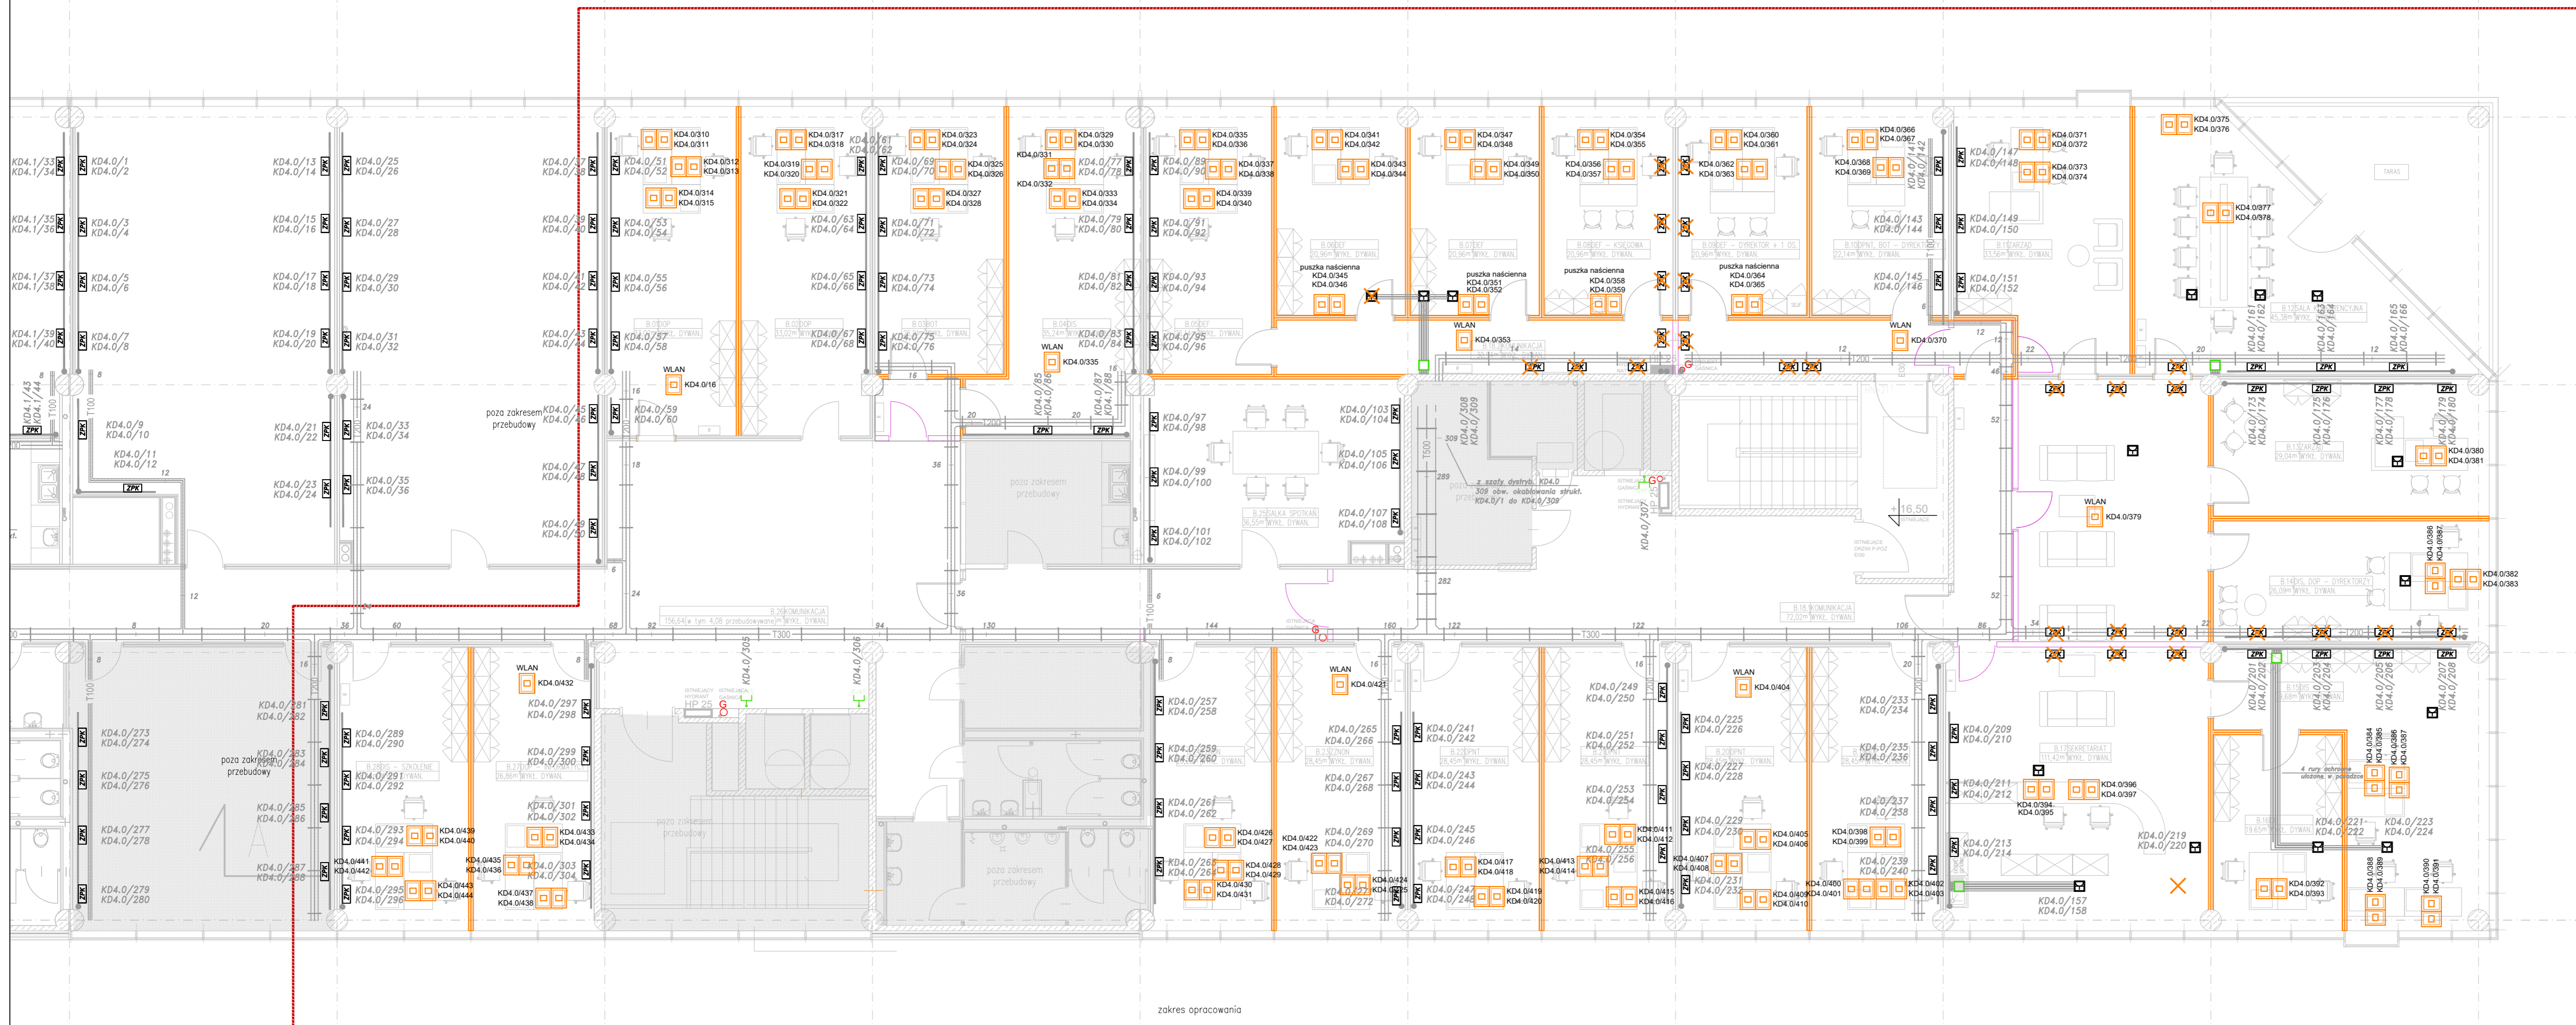

ZNACZENIA:

- 2x gniazdo tel/kom RJ45 kat. 6A
- gniazdo tel/kom RJ45 kat. 6A
- gniazdo tel/kom RJ45 kat. 6A powyżej sufitu podwieszonego
- 2x istniejące gniazdo tel/kom RJ45 kat. 6A naścienne
- istniejące naścienne gniazda tel/kom RJ45 kat. 6A podlegające likwidacji z uwagi na kolizję z nowym układem pomieszczeń
- istniejąca puszka podłogowa poza zakresem projektu

UWAGA:

Nowe gniazda instalowane w puszkach podłogowych - precyzyjna lokalizacja puszeki podłogowej zgodnie z rysunkiem branży elektrycznej.



FIRMA PROJEKTOWO - BUDOWLANA
APB SP. Z O.O.
81-850 Sopot, ul. 3 MAJA 73

T: +48 58 762 29 00 W: WWW.APB.COM.PL E: BIURO@APB.COM.PL

INWESTOR
Pomorska Specjalna Strefa Ekonomiczna sp. z o.o.
81-703 Sopot, ul. Władysława IV 9

TEMAT
**PRZEBUDOWA CZĘŚCI IV PIĘTRA
BUDYNKU 8 GDAŃSKIEGO PARKU
NAUKOWO-TECHNOLOGICZNEGO**
80-172 Gdańsk, ul. Trzy Lipy 3
obręb 064, dz. geod. 684/2, 685/2, 686, 687/2, 687/3

AUTOR mgr inż. Zenon Osiecki	0993/98/U spec. instalacyjna	PODPIS
OPRACOWANIE mgr inż. Marcin Woliński		
SPRAWDZAJĄCY mgr inż. Wiesław Kepiński	0196/96/U spec. instalacyjna	

BRANŻA
TELETECHNIKA

FAZA
PROJEKT BUDOWLANY

NAZWA RYSUNKU

**INSTALACJA OKABLOWANIA
STRUKTURALNEGO**

SKALA
1 : 100

DATA
sierpień 2019

NR RYSUNKU
T-1