

Legend and project details table:

LEGENDA:	
---	zasięg ograniczenia mapy do celów projektowych
---	Wzrostki, „afektycy”, inwestor, st. prawn. zobowiązani
---	Plan zagospodarowania terenu (miejscowy) (art. 15, 48 pkt. 3 ustawy z dn. 17.06.99. Dz.U. Nr 30, poz. 163 – Prawo geod. i kartograf.)
---	Utwórzenie 2 kabli ISKV w istniejącej kanałizacji
---	Projektowanie 2 kabli ISKV w istniejącej kanałizacji
---	Projektowanie 2 kabli ISKV w nowej kanałizacji
---	Projektowanie 2 kabli ISKV w nowej kanałizacji
---	Projektowanie 2 kabli ISKV w nowej kanałizacji
---	Projektowanie 2 kabli ISKV w nowej kanałizacji

GDANSKI PARK NAUKOWO-TECHNOLOGICZNY
ETAP III - BUDYNKI A I B
ul. 3 Lipy 3 Gdańsk


ul. Władysława IV 9, 81-703 Sopot
tel.: +48 58 55 97 00, fax: +48 58 55 97 11
strefa.gd.pl

GDANSKI PARK NAUKOWO-TECHNOLOGICZNY
ETAP III - BUDYNKI A I B

PROJEKT POWYKONAWCZY	
Elektryczna	Elektryczna
Wzrostki, „afektycy”, inwestor, st. prawn. zobowiązani	
Projektant: Biuro Projektowe	
Opracowanie: Biuro Projektowe	
Sprawdził: [Signature]	
Wzrostki, „afektycy”, inwestor, st. prawn. zobowiązani	
Projekt: BUDYNEK A I B ŁĄCZNIKIEM	
Projekt: GDANSKI PARK NAUKOWO-TECHNOLOGICZNY	
ETAP III - BUDYNKI A I B	

ul. M. Reja 13/15, 81-474 Sopot
tel.: +48 58 55 33 33, fax: +48 58 55 08 48

PLAN ZAGOSPODAROWANIA TERENU
GPNT III GEL E Z - 5:7-01 A PW

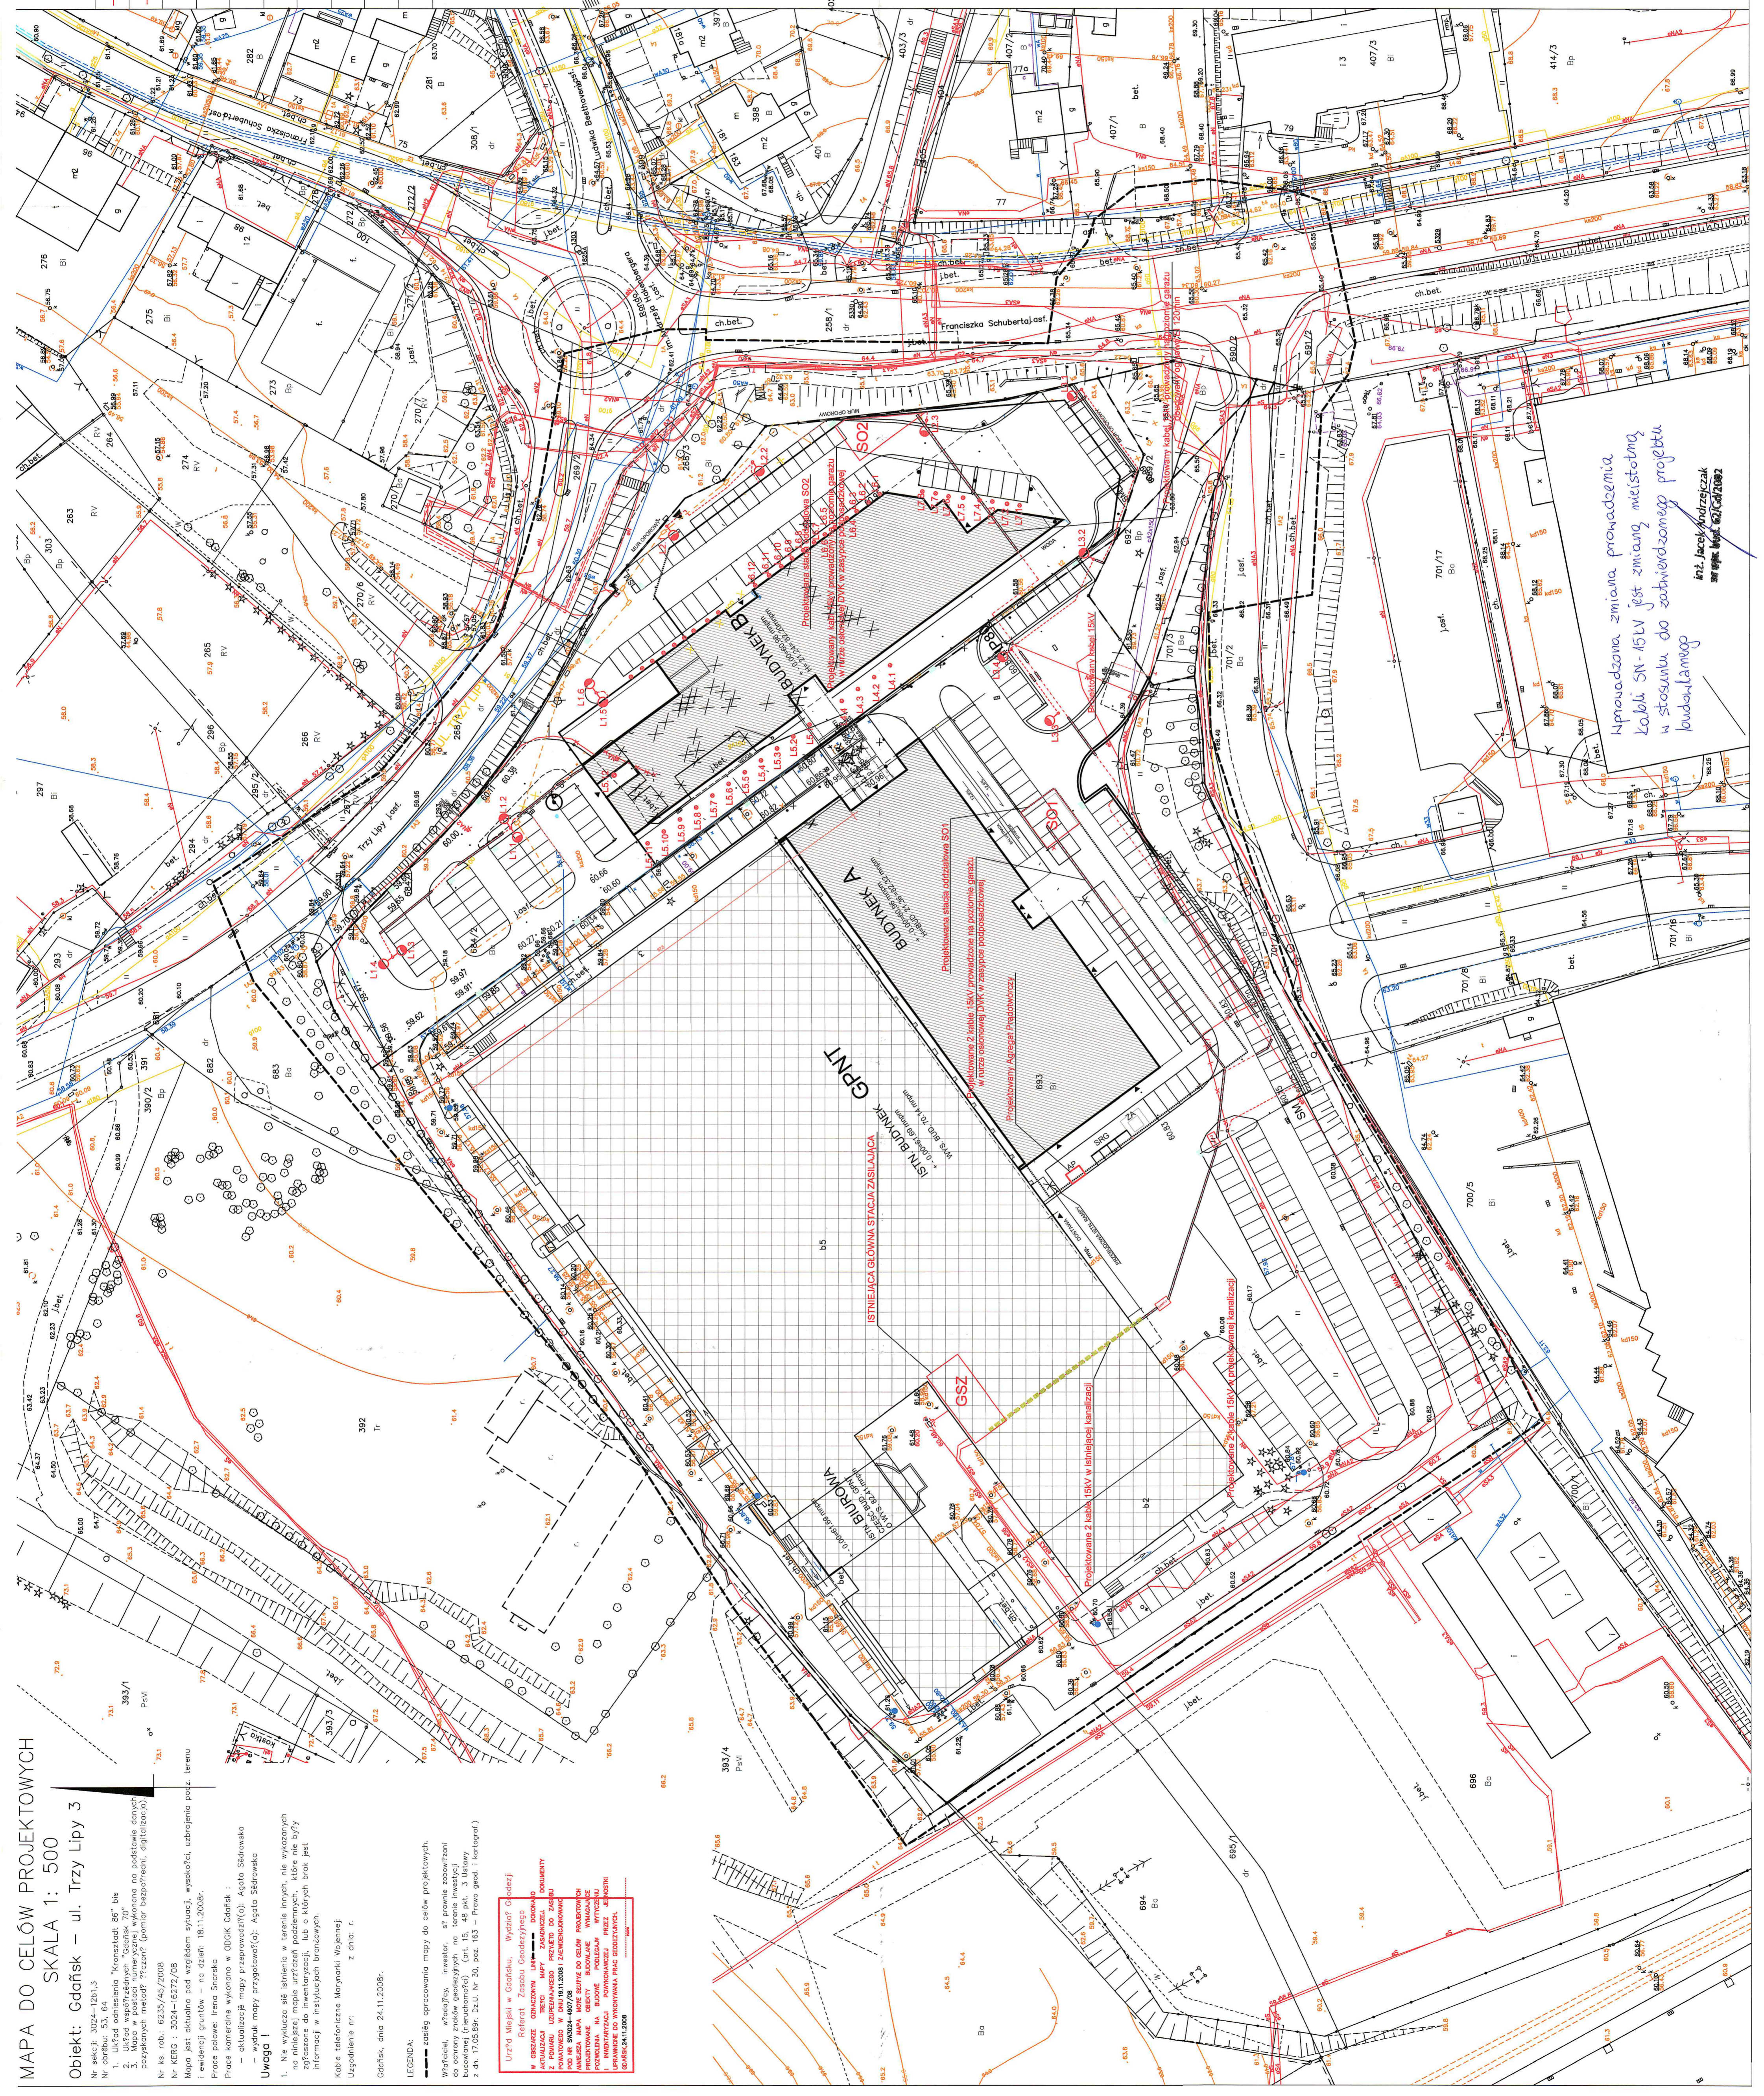

Wprowadzona zmiana prowadzenia kabli SN-15LV jest zmianą mierzalną w stosunku do zatwierdzonego projektu budowlanego

inż. Jacek Andrzejczak
nr upraw. inż. 627/242002

Urząd Miejski w Gdańsku, Wydział Geodezji
W ODRĘBNEJ KONTROLI WYKONAWCZEJ DOKONAŁO
AUTUALIZACJI TREŚCI MAPY ZAKŁADZELI, DOKUMENTY
Z PODAMU WZBUDZENIOWEGO PRZEBUDOWY DO ZAKŁADU
POD NR 302024-4807/08 (wzrostki, „afektycy”, inwestor, st. prawn. zobowiązani)
ANEXSZA: MAPA WOKÓŁ SZKOLE DO CELÓW PROJEKTOWYCH
PROJEKTOWANA NA BUDOWLE POLEJANOJ WYKONAWCZĄ
I. WYKONAWCZA, KONSTRUKCJA, PRZEZ: [Signature]
GDANSKI-2411-2008

MAPA DO CELÓW PROJEKTOWYCH
SKALA 1: 500
Objekt: Gdańsk – ul. Trzy Lipy 3

Nr uchwały: 3024-4807/08
Nr uchwały: 53, 64
393/1 PVM

1. Układ odniesienia "Kroszadzki 88" bis
2. Układ współrzędnych "Gdańsk 70"
3. Układ współrzędnych "Gdańsk 70"
4. Układ współrzędnych "Gdańsk 70"
5. Układ współrzędnych "Gdańsk 70"

Prace planowe: Irene Szoraka
Prace planowe: Irene Szoraka

Mapa jest wykonana pod kątem wytycznych, wysokości, ukształtowania terenu i ewidencji granic – na dzień: 18.11.2008r.

Prace planowe: Irene Szoraka
Prace planowe: Irene Szoraka

Uwaga!
1. Nie wyklucza się istnienia w terenie innych, nie wykonanych prac planowych, które mogą być różnicami z niniejszymi planami i być w nich uwzględnione. Wytyczne, wysokości, ukształtowanie terenu i ewidencję granic należy weryfikować w niniejszej informacji w instytucjach branżowych.

Kable telefonizacyjne: Marjannyk Wojewski
z dnia: r.

Gdańsk, dnia 24.11.2008r.